



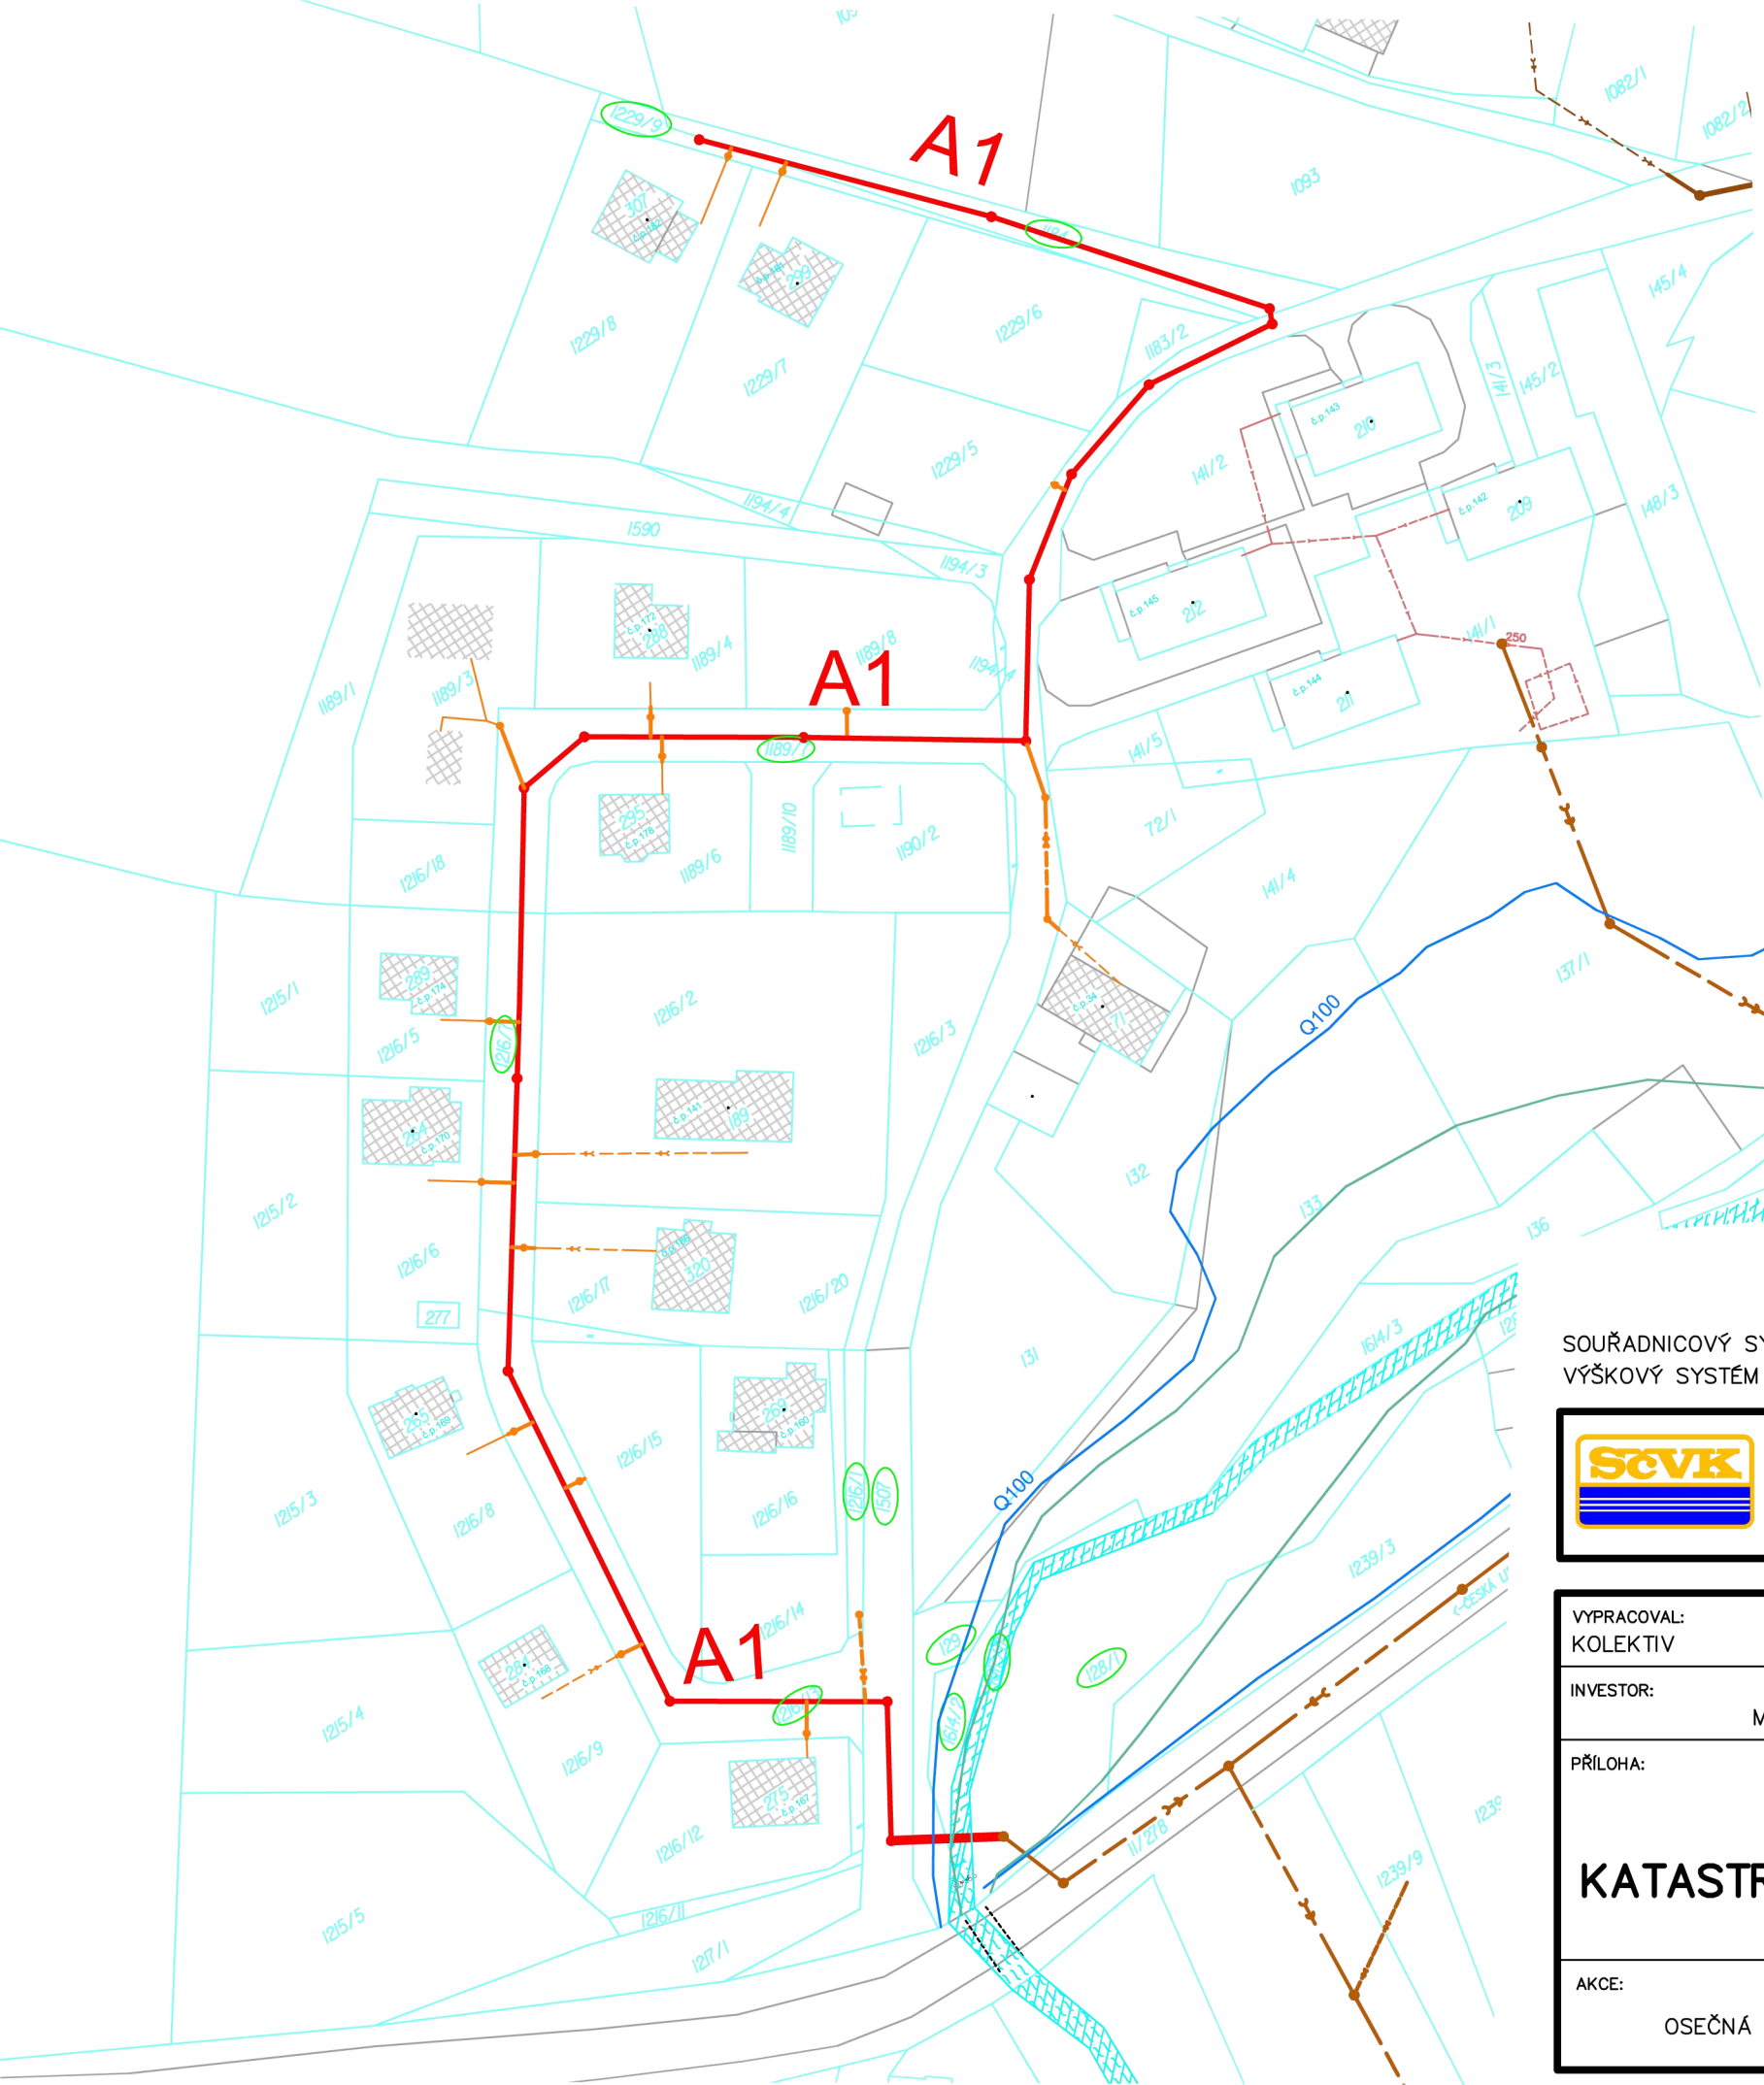

LEGENDA

- PLÁNOVANÁ KANALIZACE II. ETAPY
- PLÁNOVANÉ PŘÍPOJKY II. ETAPY VE VEŘEJNÉM POZEMKU
- KANALIZACE I. ETAPY, VČETNĚ PŘÍPOJEK
- HRANICE ZÁPLAVY Q100
- HRANICE AKTIVNÍ ZÓNY ZÁPLAVY
- POZEMKY POUŽITÉ PRO STAVBU

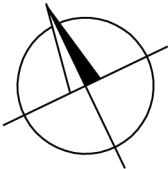

SOUŘADNICOVÝ SYSTÉM JTSK
VÝŠKOVÝ SYSTÉM BALT P.V.



SEVEROČESKÉ VODOVODY A KANALIZACE
AKCIOVÁ SPOLEČNOST

ÚTVAR PROJEKCE
SLADOVNICKÁ 1082
463 11 LIBEREC – VRATISLAVICE

VYPRACOVAL: KOLEKTIV	ZODPOVĚDNÝ PROJEKTANT: HLOUŠEK, DIS	HLAVNÍ INŽENÝR PROJEKTU: ING. TVRZNÍK	MANAŽER ÚTVARU: ING. ŽABKOVÁ	TECHNICKÁ KONTROLA: ING. TVRZNÍK
INVESTOR: MĚSTO OSEČNÁ		KRAJ: LIBERECKÝ	FORMÁT:	2 x A4
PŘÍLOHA: KATASTRÁLNÍ SITUACE			DATUM:	ŘÍJEN 2016
			STUPEŇ:	DSP
			ČÍSLO ZAKÁZKY:	4906/3.1
AKCE: OSEČNÁ – KANALIZACE 2. ETAPA, STOKA A1		MĚŘÍTKO: 1:1000	ČÍSLO VÝKRESU: C.2	ČÍSLO PARÉ: